


CALLE JARAMA

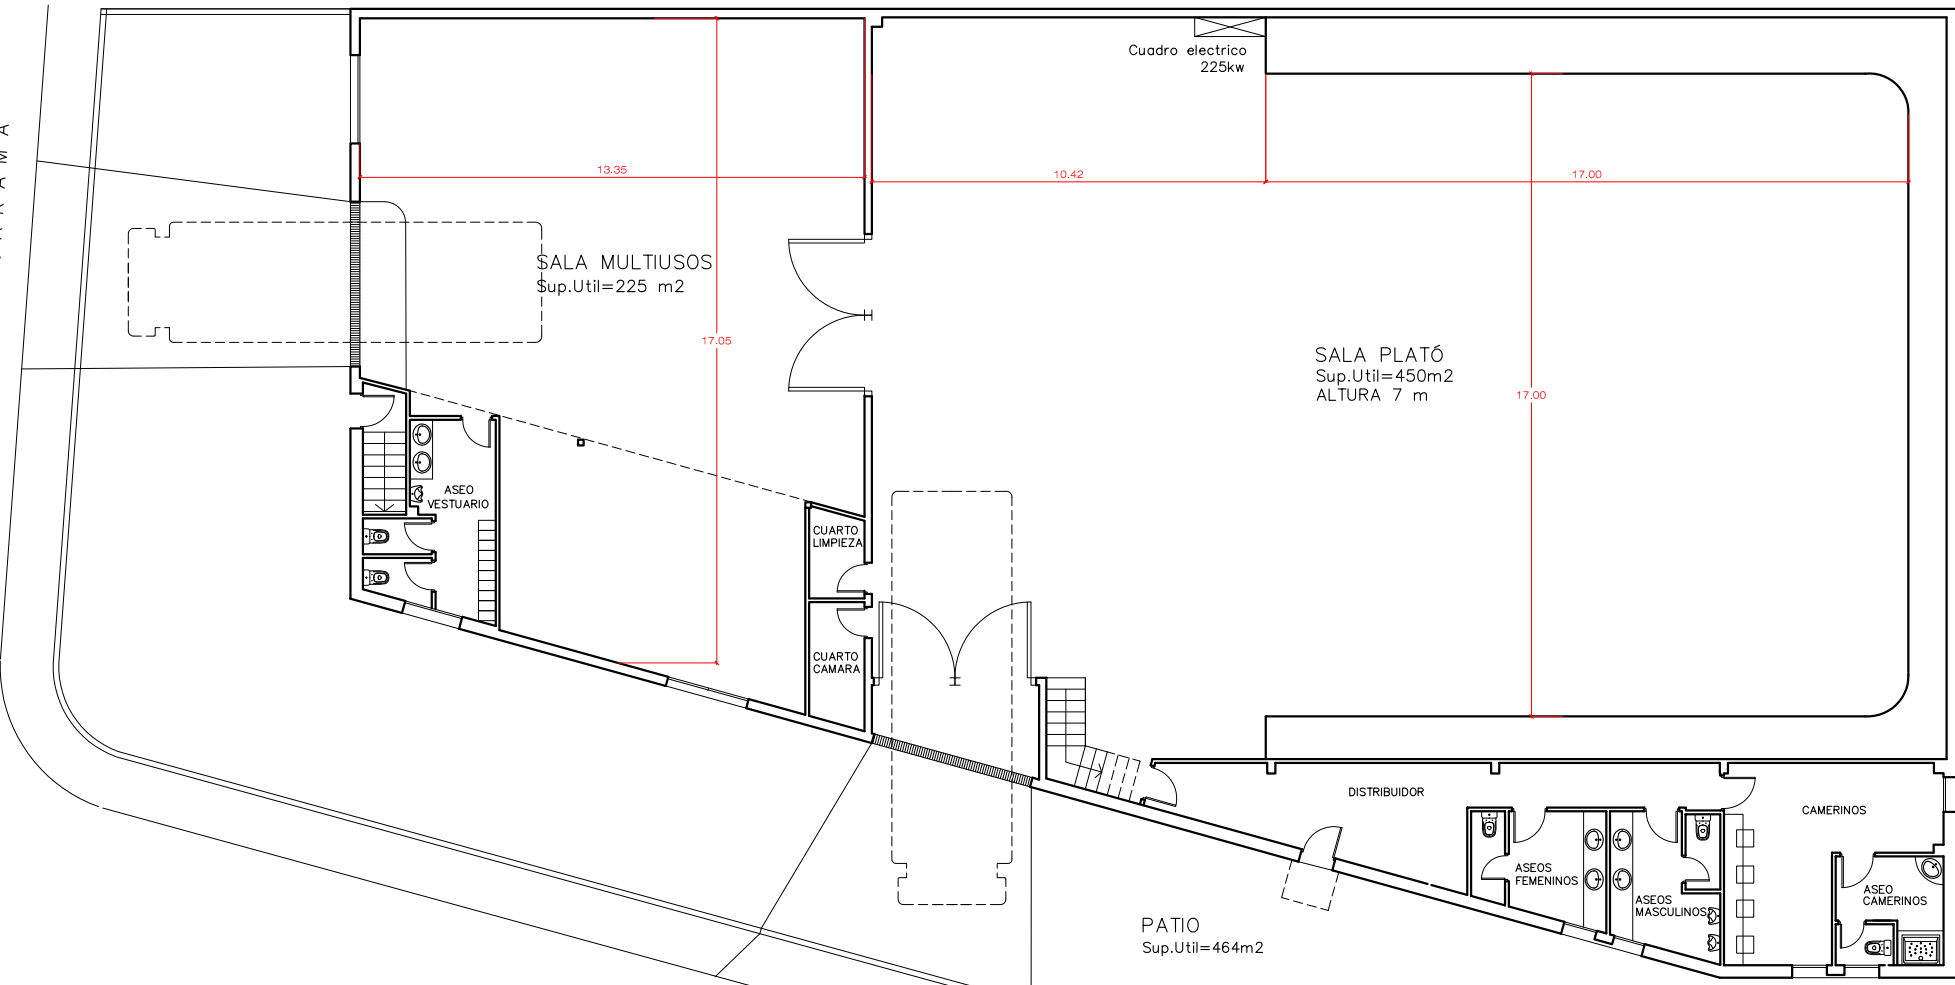

Cuadro electrico
225kw

SALA MULTIUSOS
Sup.Util=225 m2

SALA PLAT6
Sup.Util=450m2
ALTURA 7 m

ASEO
VESTUARIO

CUARTO
LIMPIEZA

CUARTO
CAMARA

DISTRIBUIDOR

CAMERINOS

 
ASEOS
FEMENINOS

ASEOS
MASCULINOS

ASEO
CAMERINOS

PATIO
Sup.Util=464m2

CALLE IGARSA



PLANTA BAJA

ESCALA 1:200